



- QPM QUADRO DE PROTEÇÃO E MEDIÇÃO(ENERGIA)
- QPD QUADRO DE PROTEÇÃO E DISTRIBUIÇÃO(ENERGIA)
- ELETRODUTO EMBUTIDO NO TETO .
- ELETRODUTO EMBUTIDO NO PISO E/OU NA PAREDE.
- CONDUTOR FASE, NEUTRO, RETORNO E TERRA RESPECTIVAMENTE
- ELETRODUTO QUE SOBE E QUE DESCE, RESPECTIVAMENTE.
- INTERRUPTOR SIMPLES DE UMA,DUAS E TRES SECOES RESPECTIVAMENTE.
- INTERRUPTOR PARALELO DE UMA,DUAS E TRES SECOES RESPECTIVAMENTE.
- LUMINÁRIA COMPLETA INCANDESCENTE,NA PAREDE E NO TETO
- LUMINÁRIA COMPLETA FLUORESCENTE (2 X 40 W)
- TOMADAS DE ENERGIA A 0,30m, 1,20m E 2,20m DE ALTURA, RESPECTIVAMENTE
- DISJUNTOR
- MEDIDOR DE ENERGIA
- ATERRAMENTO
- TOMADA DATA SHOW
- GEL GELADEIRA
- SPLIT CLIMATIZADOR

LEGENDA

QPD

| Circ. | Iluminação (w) | | | Tomadas (w) | | | | Soma em watts | Disj. (A) | Fio (mm²) | Fase (R/S) | |
|-------------|----------------|----------|----------|-------------|----------|----------|----------|---------------|-----------|-------------|------------|--------------|
| | 40 | 60 | 100 | 100 | 300 | 600 | 1.200 | | | | | |
| C1 | 42 | 1 | - | - | - | - | - | 1.740 | 15 | 2.5 | R | Iluminação |
| C2 | - | - | - | 6 | 1 | 1 | - | 1.500 | 15 | 2.5 | R | Cozinha |
| C3 | - | - | - | 4 | 1 | - | - | 700 | 15 | 4.0 | R | Sala Reunião |
| C4 | - | - | - | - | - | - | 1 | 1.200 | 15 | 4.0 | R | Climatizador |
| C5 | - | - | - | - | - | - | 1 | 1.200 | 15 | 4.0 | R | Climatizador |
| C6 | R | E | S | E | R | V | A | 1.000 | 10 | 2.5 | R | |
| Soma | 42 | 1 | - | 10 | 2 | 1 | 2 | 7.340 | 40 | 10.0 | R | |

QUADRO DE CARGAS

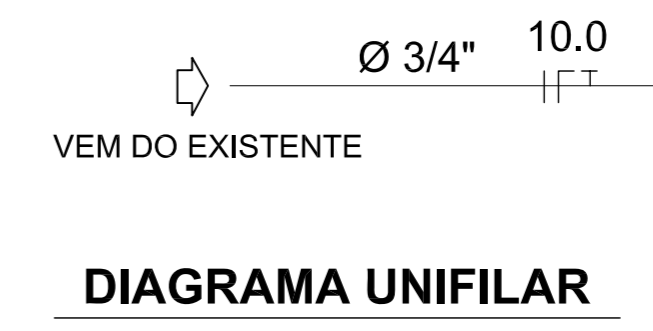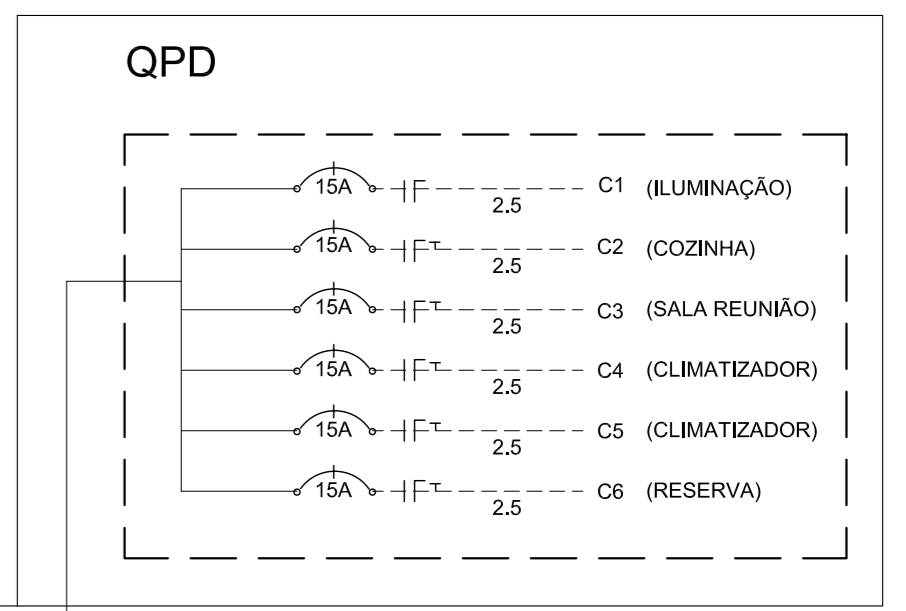

PREFEITURA MUNICIPAL DE CATANDUVAS

| | | | |
|--|--------------------|---|---------------------------------------|
| Obra: POSTO DE SAÚDE BAIRRO SEBALDO KUNZ | | Conteúdo: PLANTA BAIXA E DET. CONSTRUTIVOS | |
| Referência: PROJETO ELÉTRICO | | Projeto: RUA JOSÉ BOTIN - BAIRRO SEBALDO KUNZ - CATANDUVAS - SC | |
| Local da Obra: RUA JOSÉ BOTIN - BAIRRO SEBALDO KUNZ - CATANDUVAS - SC | | Prefeito: GISA APARECIDA GIACOMIN | |
| Qualquer alteração consulte os responsáveis técnicos | | | |
| Assinatura Responsável Técnico | | Assinatura Prefeito | |
| Projeto: DENIR NARCIZO ZULIAN - ENG. CIVIL - CREA/SC 50.805-8 MICHEL ALBERTI - ENG. CIVIL - CREA/SC 80.032-6 ANA JÚLIA UNGERICH - ENG. CIVIL - CREA/SC 105.295-8 | | | Prancha: EL 01/01 |
| Desenho: ANDRE BEAL | Data: ABRIL / 2012 | Escala(s): INDICADA(S) | Unidade: METRO |

PLANTA BAIXA PAVTO SUB-SOLO
Escala 1 : 50