



- ==== Tubulação de esgoto
- ==== Tubulação Hidráulica (fria) no teto
- ==== Tubulação Hidráulica (fria) no piso
- Caixa Sifonada
- Caixa Sifonada c/ ralo
- Caixa Seca
- Ralo Seco
- CG □ Caixa de Gordura
- CI □ Caixa de Inspeção
- AF ○ Coluna de Água Fria
- AFA ○ Coluna de Água Fria Ascendente
- CV ○ Coluna de Ventilação

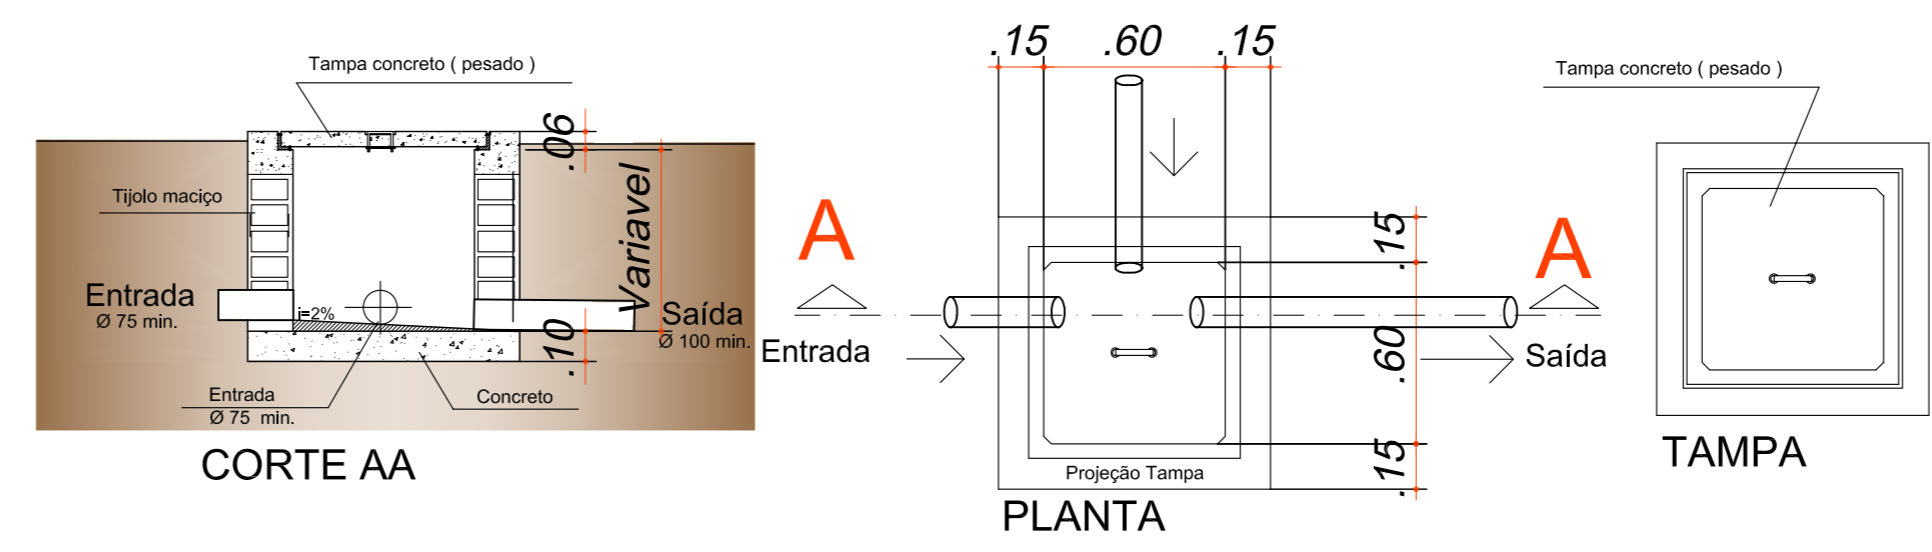

**DETALHE CAIXA DE INSPEÇÃO**  
Escala 1:25

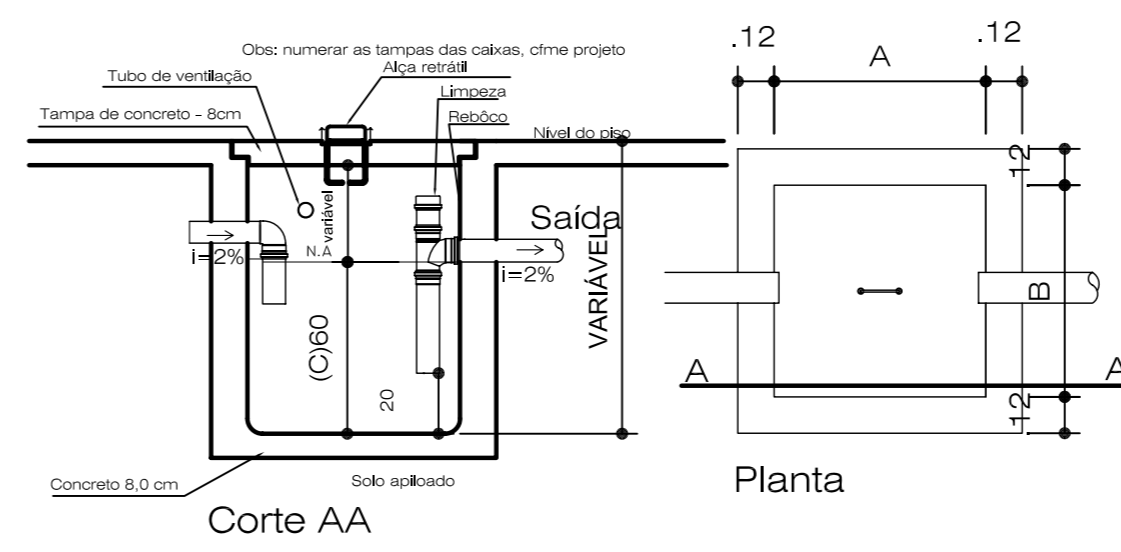

**DETALHE CAIXA DE GORDURA**  
Escala 1:25



<b>PREFEITURA MUNICIPAL DE CATANDUVAS</b>			
Obra	POSTO DE SAÚDE BAIRRO SEBALDO KUNZ	Conteúdo	PLANTA BAIXA E DET. CONSTRUTIVOS
Referência	PROJETO HIDROSSANITÁRIO	Prefeito	GISA APARECIDA GIACOMIN
Local da Obra	RUA JOSÉ BOTIN - BAIRRO SEBALDO KUNZ - CATANDUVAS - SC	Qualquer alteração consulte os responsáveis técnicos	
Assinatura Responsável Técnico		Assinatura Prefeito	
Projeto	DENIR NARCIZO ZULIAN - ENG. CIVIL - CREA/SC 50.805-8 MICHEL ALBERTI - ENG. CIVIL - CREA/SC 80.032-6 ANA JÚLIA UNGERICH - ENG. CIVIL - CREA/SC 105.295-8	Prancha	<b>HS</b> 01/01
Desenho	ANDRÉ BEAL	Data	ABRIL / 2012
Escala(s)	INDICADA(S)	Unidade	METRO